


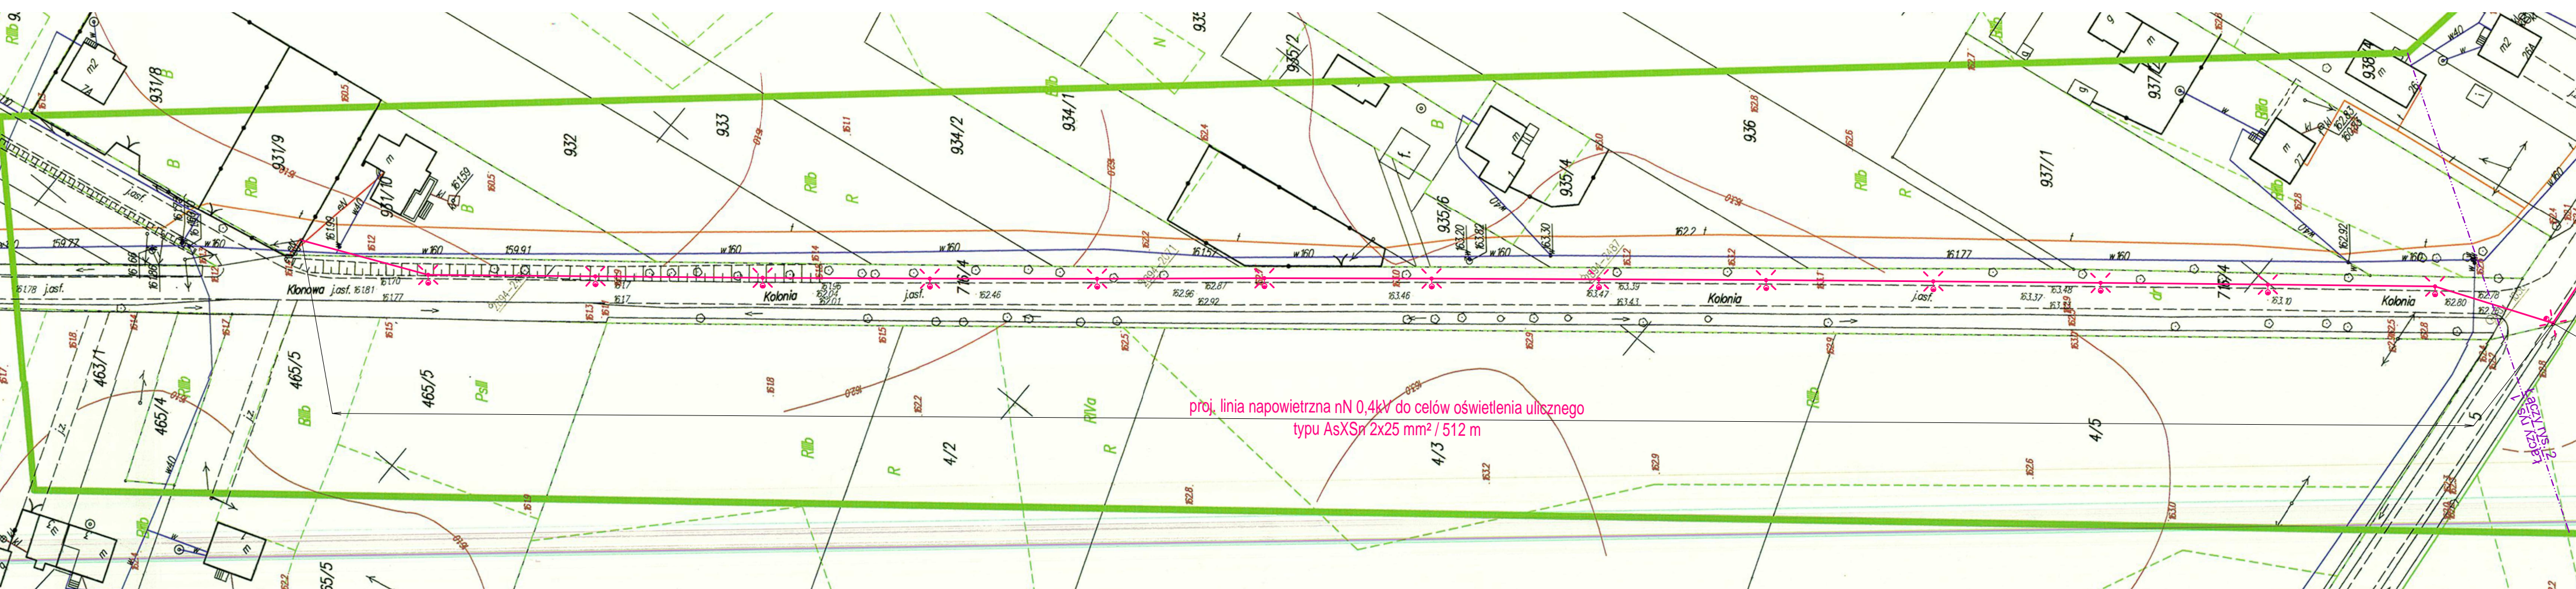


projektowana	istniejąca	Opis występującej infrastruktury
		energetyczna kablowa nN 0.4 kV
		stup oświetleniowy żelbetowy 8 m z oprawą 70W



proj. linia napowietrzna nN 0,4kV do celów oświetlenia ulicznego  
 typu AsXSr 2x25 mm<sup>2</sup> / 512 m

**UZGODNIENIE Z INWESTOREM**  
 Trasę linii napowietrznej nN 0,4 kV oraz usytuowanie  
 stóp oświetlenia ulicznego w pasie drogowym  
 uzgadniam pozytywnie.

Stadium	PROJEKT BUDOWLANY	
Nazwa opracowania	Budowa linii elektroenergetycznej napowietrznej nN 0,4 kV do celów oświetlenia ulicznego w miejscowości Nowa Wieś ul. Klonowa , na działce nr	
Adres budowy	wieś: NOWA WIEŚ, gmina: Sokółów Podlaski powiat: sokółowski, woj. mazowieckie,	
Rysunek 1	PROJEKT ZAGOSPODAROWANIA TERENU skala 1:1000	
INWESTOR:	GMINA SOKOŁÓW PODLASKI 08-300 Sokółów Podlaski, ul. Wolności 44	
Pracownia:	P.H.U. MADO Andrzej Mróz, 08-330 Kosów Lacki, ul. Leśna 3	
Projektant	MACIEJ CZECH upr. bud. nr PDL/0074/P00E/09	
Współpraca	Andrzej Mróz, Marcin Mróz, Łukasz Mróz, Łukasz Grądzki	
Branża	Elektryczna	data: 4 Październik 2016r.
<b>PROJEKT CHRONIONY PRAWEM AUTORSKIM</b>		