



Przyłącze gazowe z rur PE 100 SDR-11 Ø 32  
wykonać wg Projektu Zagospodarowania Terenu

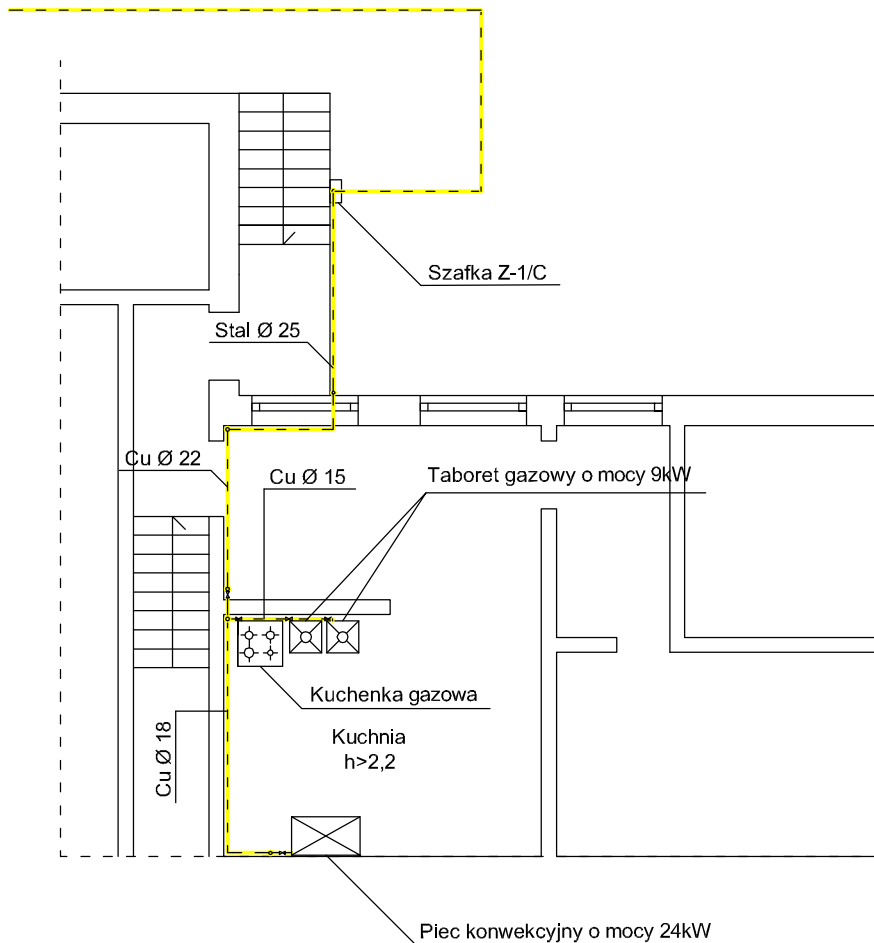

	Listopad 2017	SKALA 1:100	Rys. nr 1
	RZUT PRZYZIEMIA		
Obiekt:	Projekt Budowlany przyłączem gazowym oraz wewnętrznej instalacji gazowej na gaz płynny		
Dotyczy:	Budynku szkoły		
Inwestor:	Gmina Sokółów Podlaski 08-300 Sokółów Podlaski ul. Wolności 44		
Lokalizacja:	gm. Sokółów Podlaski (jednostka: 142908_2) m. Skibniew - Podawce (obręb: 0032 Dz. Ew. Nr 311/1		
Projektant:	mgr inż. Łukasz Borkowski <small>Nr uprawnień LUB/0061/PWBS/17 z dnia 31.05.2017 r.</small>		
Asystent Projektanta:	mgr inż. Monika Burdach		